



ZAZ SUCHOWOLA RZUT PIWNICY 1:50

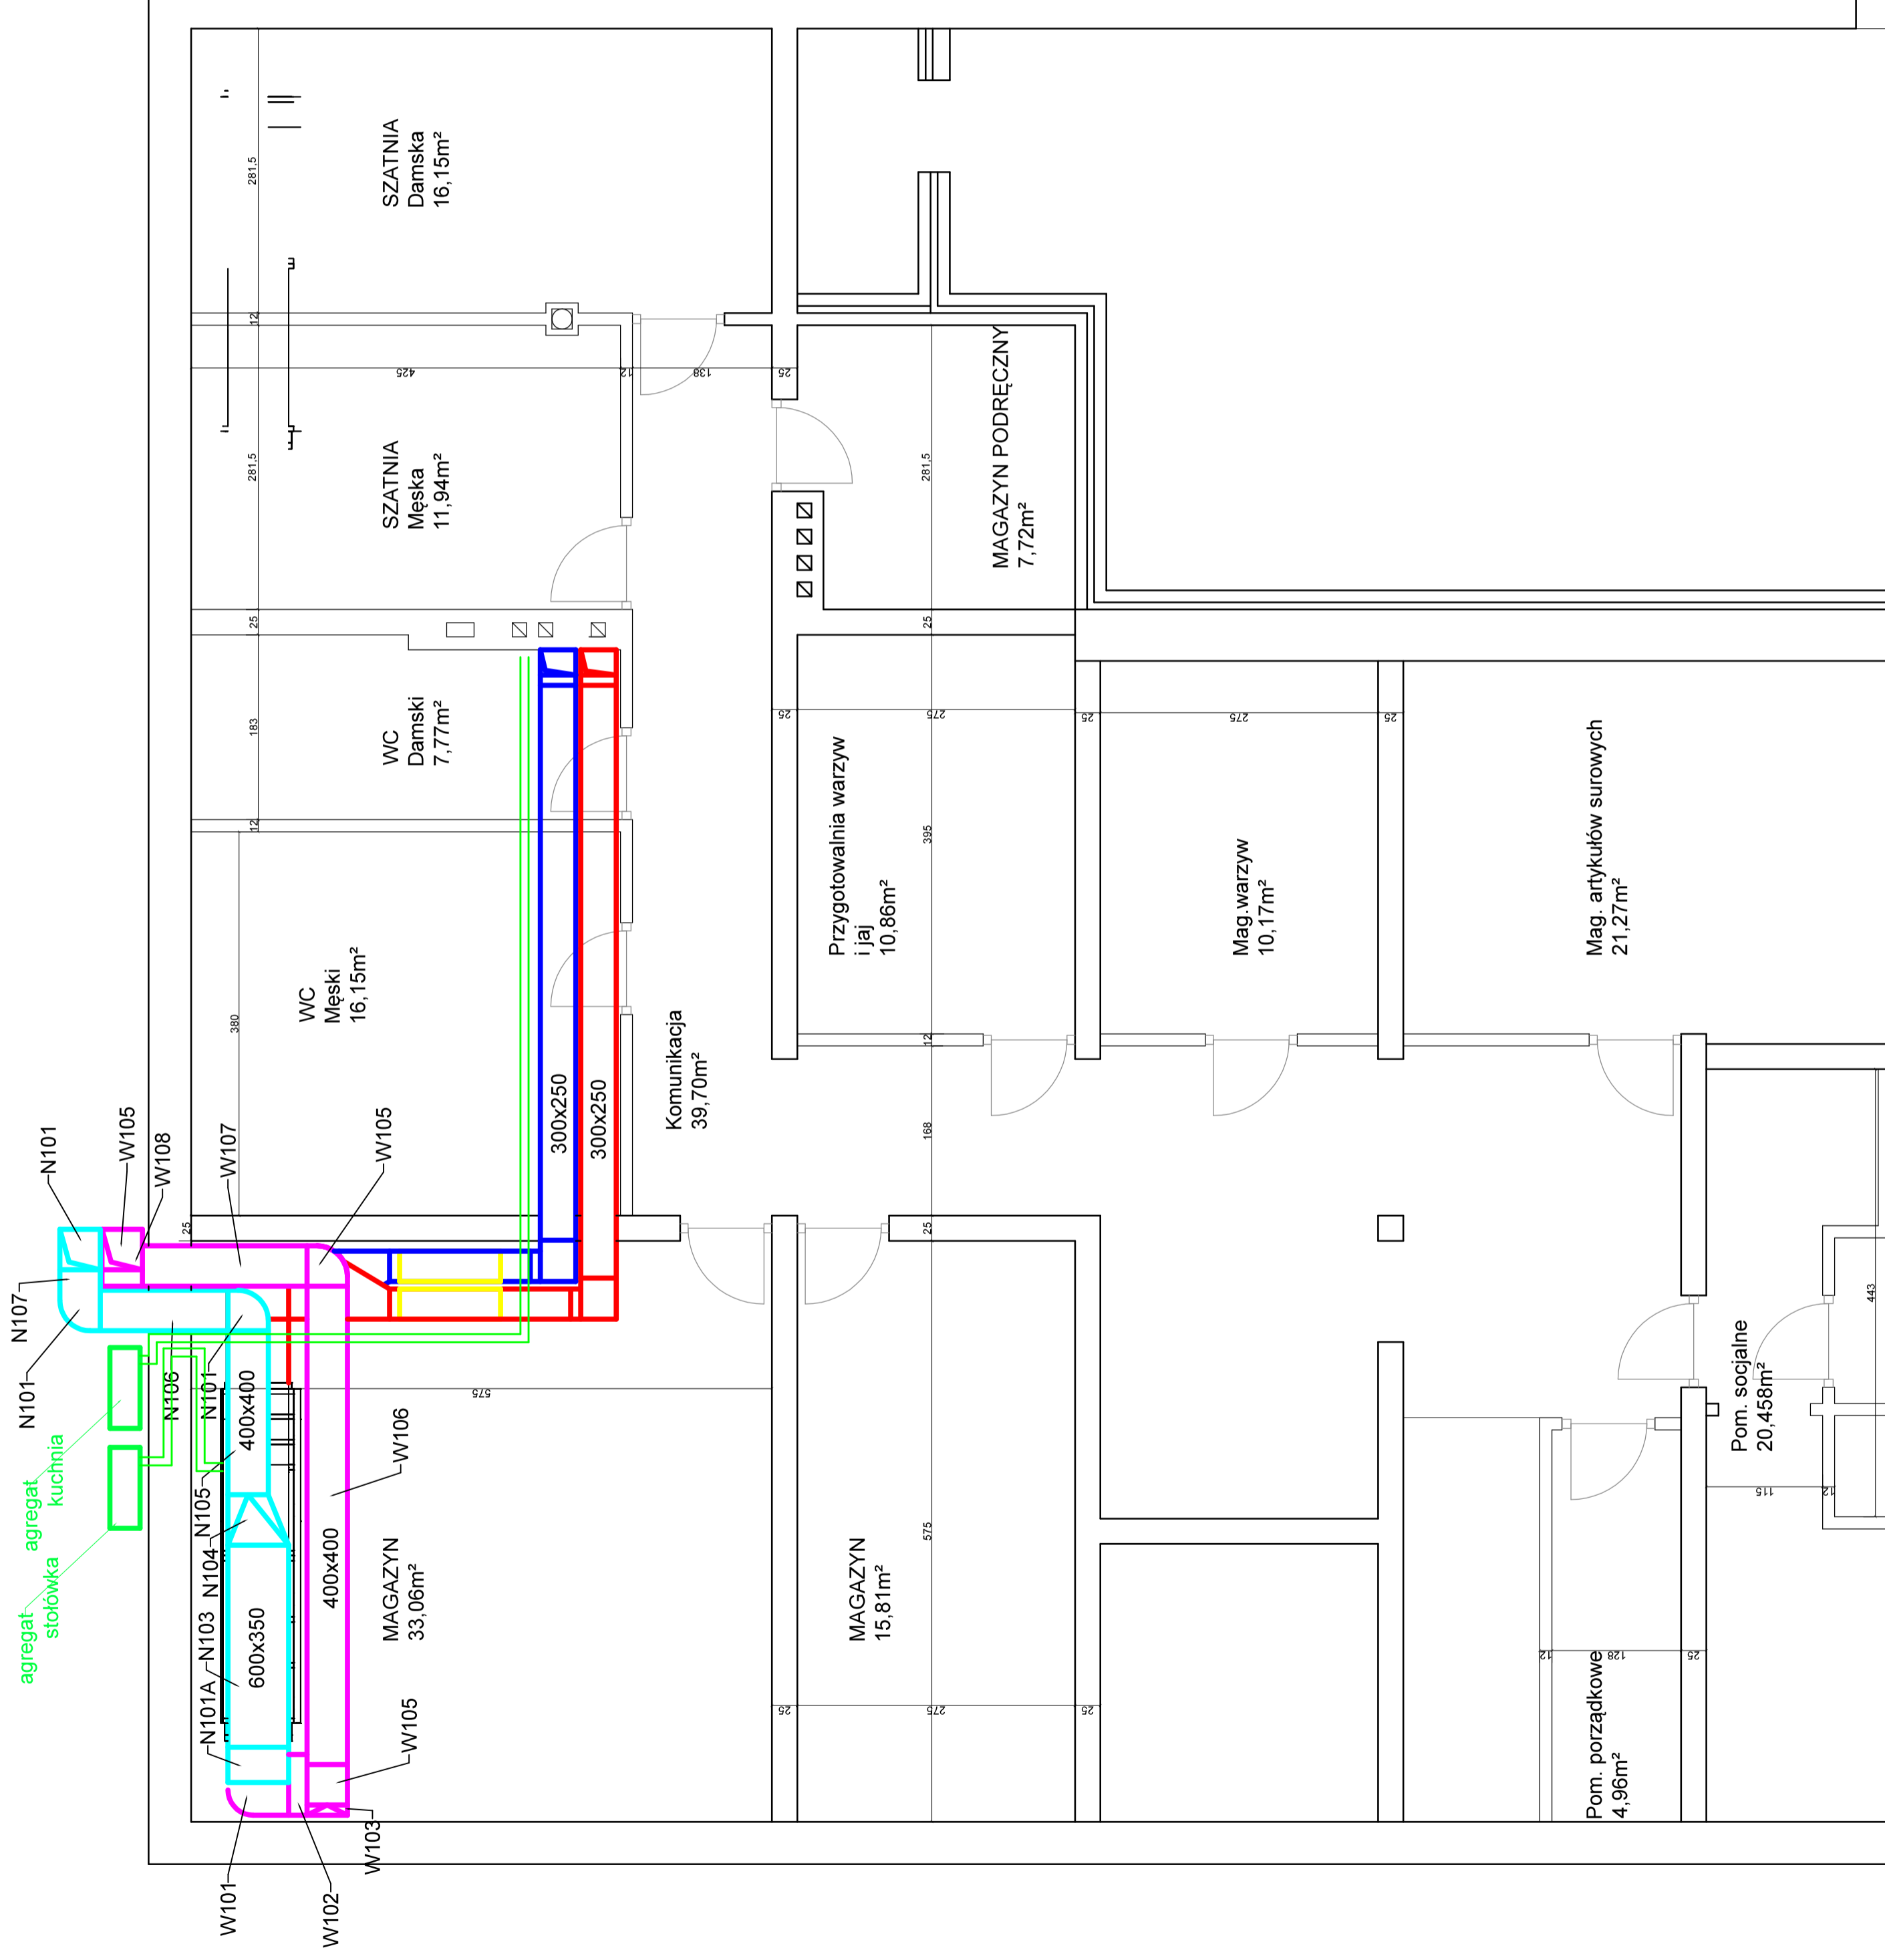

LEGENDA:

- nawiew
- wyciąg
- z czerpni
- do wyrzutni
- zasilanie/powrót z agregatu

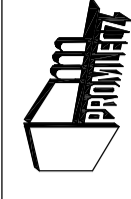

Pracownistwo projektowania i wykonawstwa
PRZYMIERZENIE Sp. z o.o.
ul. Piłsudskiego 28
15-500 Elbląg
tel. +48 500 280 413

e-mail: promiech@promiech.com.pl
Regon: 059441857 NIP: 542.15-41-167

OBIEKT: Zespół Szkół w Suchowoli, ul. Augustowska z 16-150 Suchowola
TEMAT: Budowa instalacji wentylacji mechanicznej na potrzeby kuchni z zapleczem oraz stołówki szkolnej

INWESTOR: Powiat Sokółski, 16-100 Sokółka, ul. Marsz. J. Piłsudskiego 8

NAZWA RYS.: RZUT PIWNICY

DATA: 19.09.2021 STADIUM: Projekt Wykonawczy SKALA: 1:50 NR RYS.: 3

inż. inż. Robert Onopa ZESPÓŁ AUTORSKI: inż. inż. Tomasz Lukowski upr nr PDUJ/14/POOS/13