


ZAZ SUCHOWOLA

RZUT PARTERU 1:50

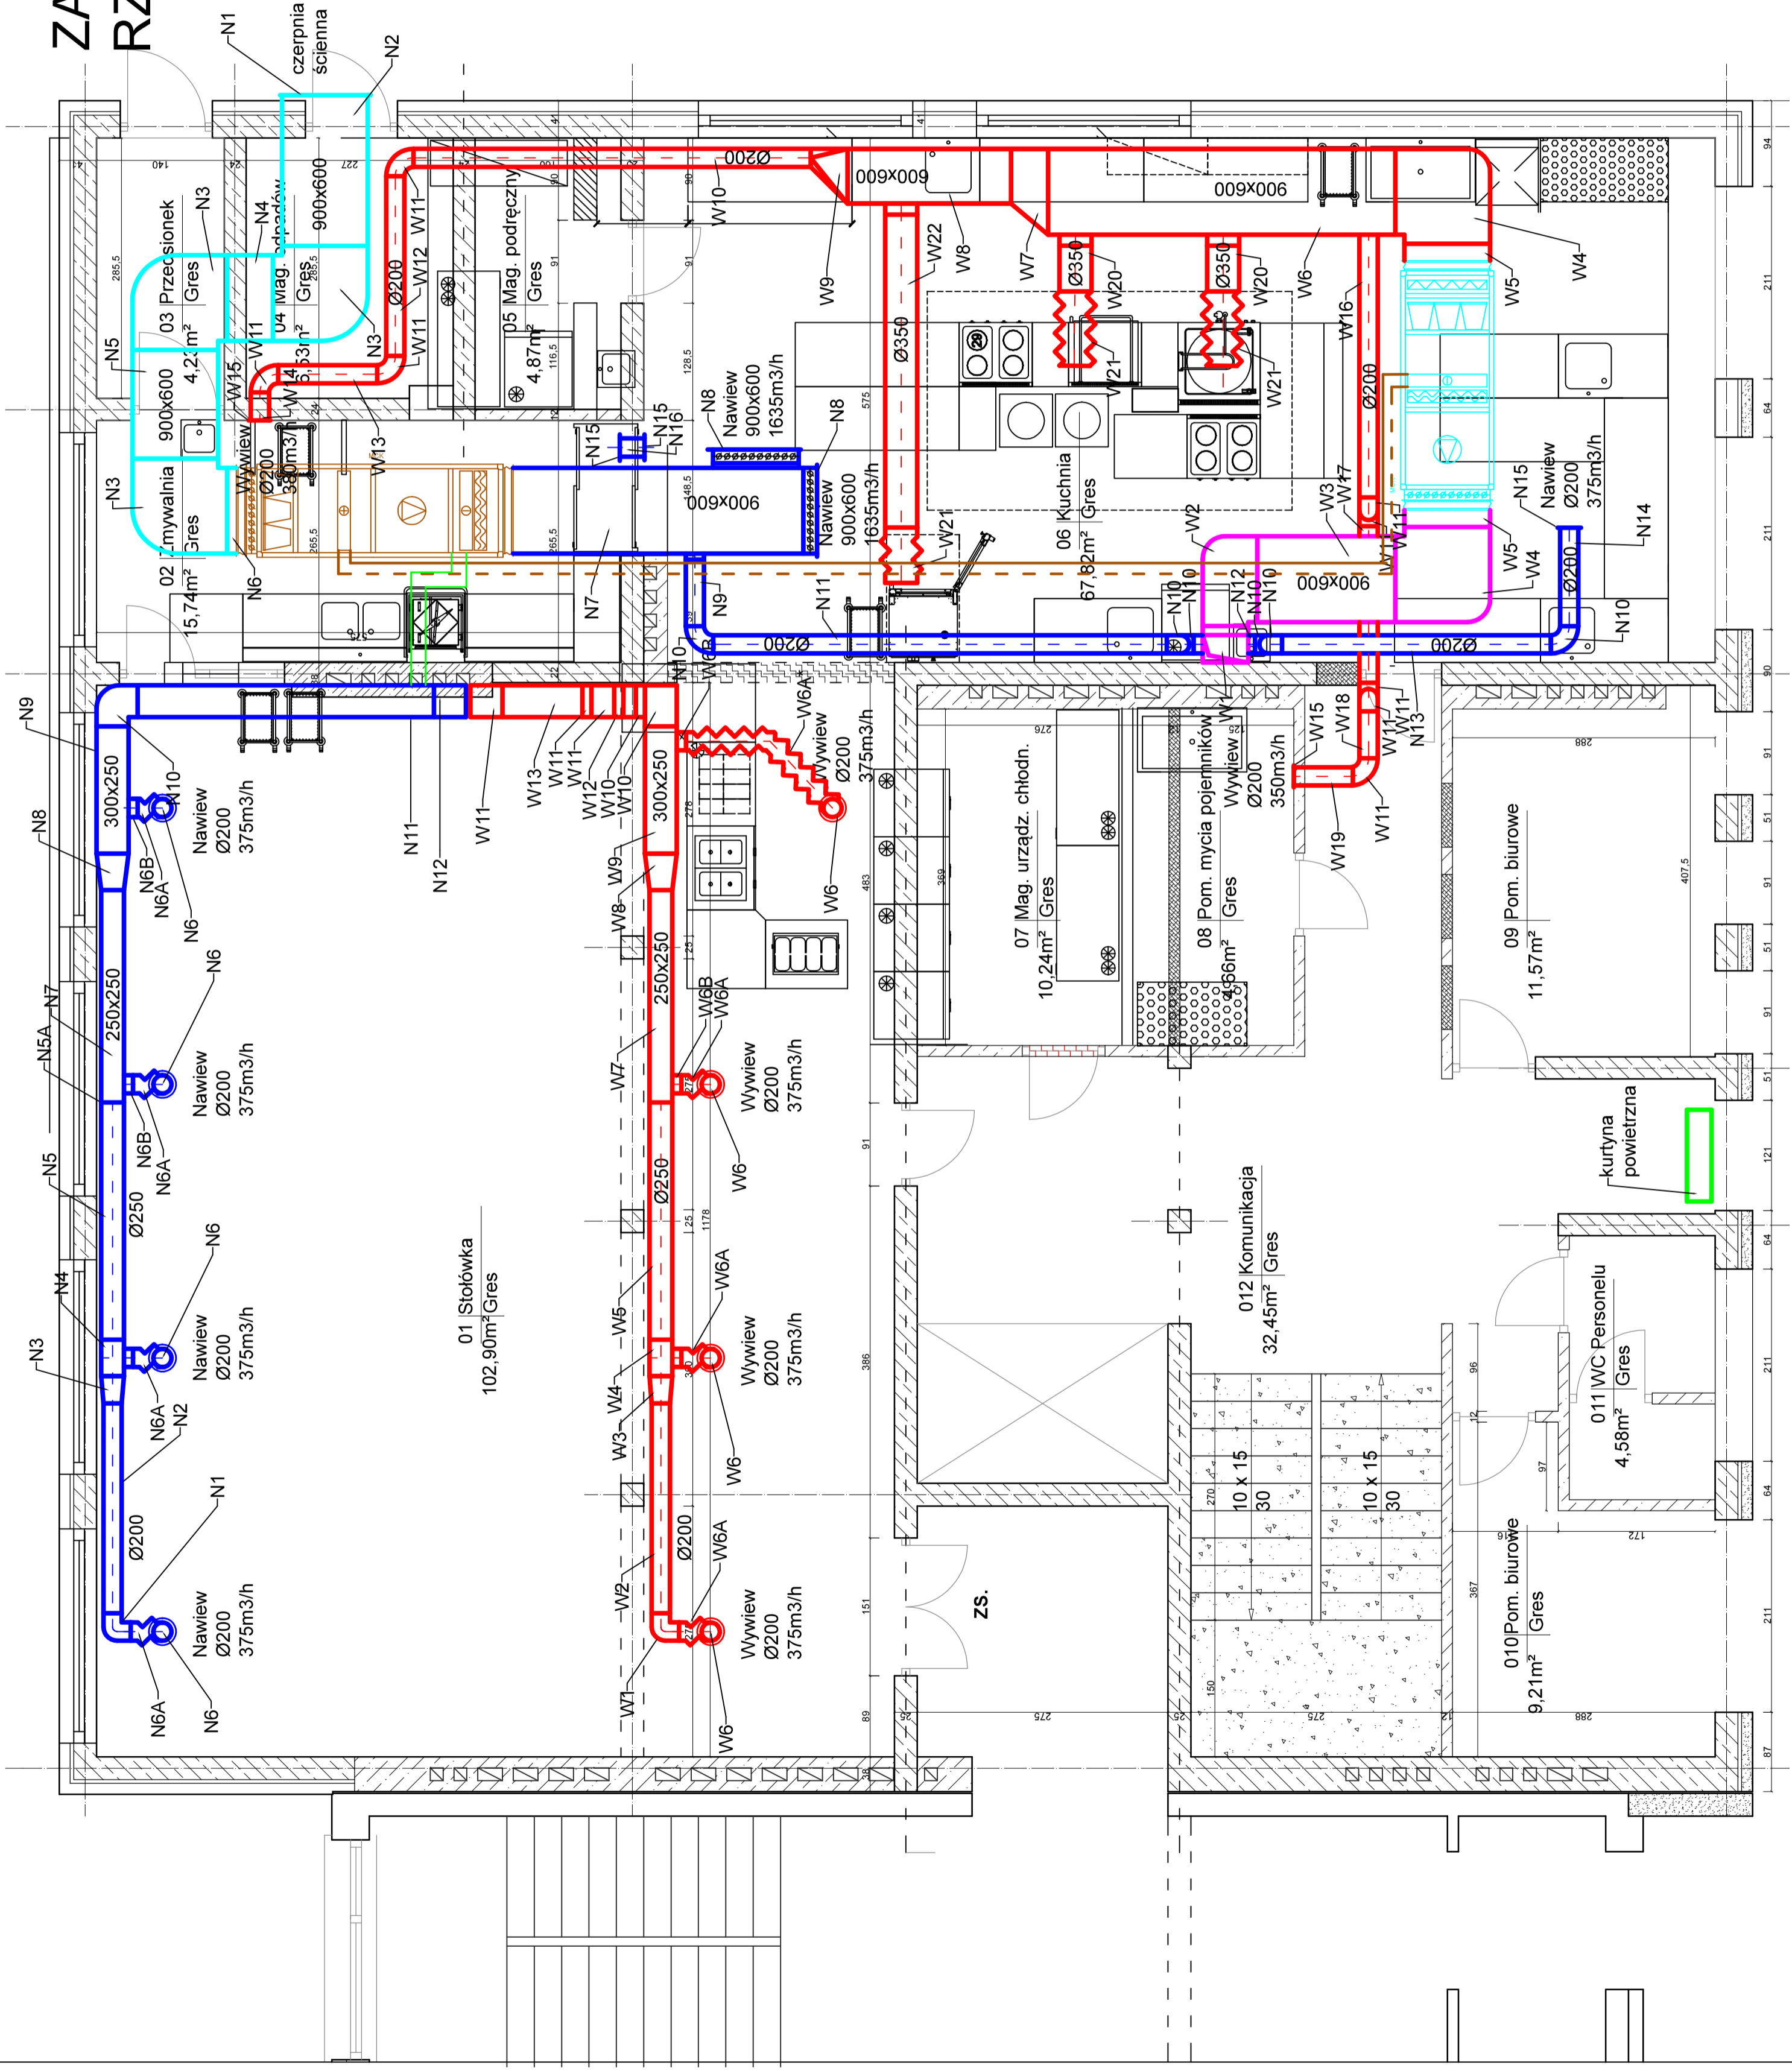

LEGENDA:

- nawiew
- wyciąg
- zasilanie z czerpni
- do wyrzutni
- zasilanie/powrót z agregatu
- - - wymylnika ciepła



Pracownia Projektowa i Wykonawstwa
 ul. Czarna 27, 00-000 Warszawa
 15-000 00 00, 22-000 00 00
 tel. +48 500 280 413

e-mail: promiech@promiech.com.pl
 Region: 050441857, NIP: 542.15-41-167

OBIEKT: Zespół Szkół w Suchowoli, ul. Augustowska 2, 16-150 Suchowola

TEMAT: Budowa instalacji wentylacji mechanicznej na potrzeby kuchni z zapleczem oraz stołówki szkolnej

INWESTOR: Powiat Sokółski, 16-100 Sokółka, ul. Marsz. J. Piłsudskiego 8

NAZWA RYS.: RZUT PARTERU

DATA: 19.09.2021
 STADIUM: Projekt Wykonawczy
 SKALA: 1:50
 NR RYS.: 1

ZESPÓŁ AUTORSKI:
 inż. Robert Onopa

upr. nr: Tomasz Lukowski
 upr. nr: PDUJ/14/POOS/13