
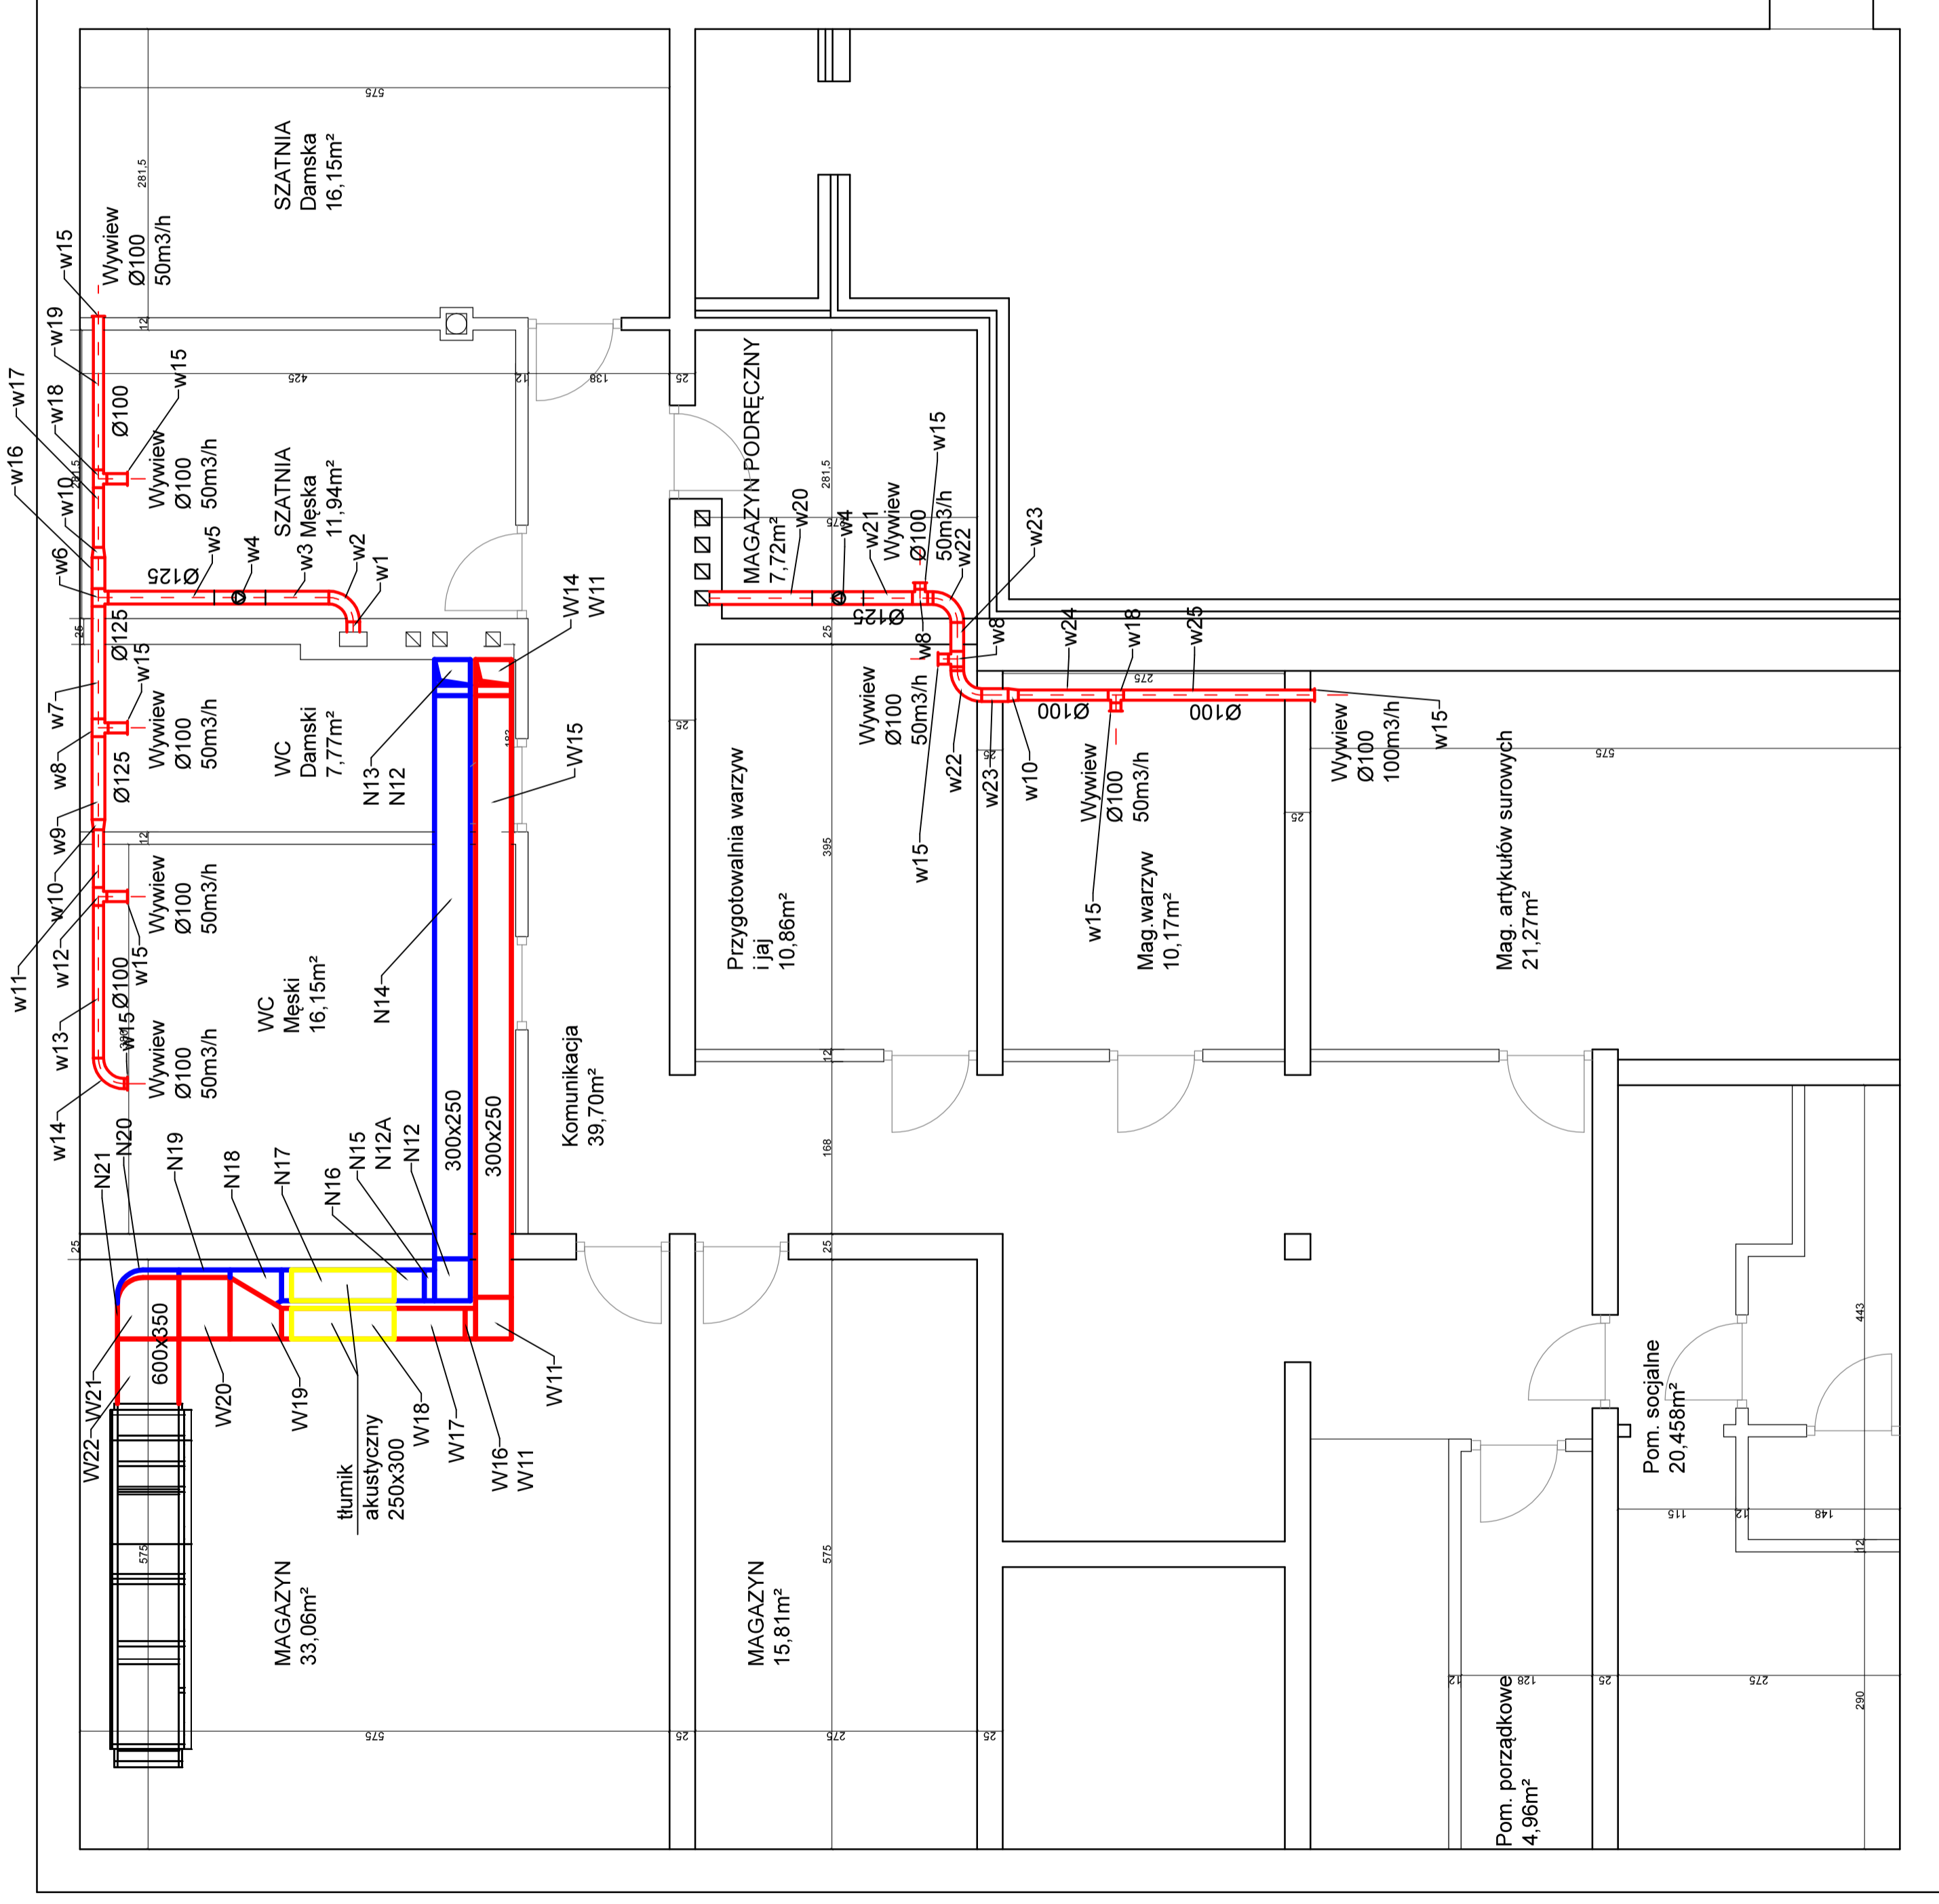


ZAZ SUCHOWOLA RZUT PIWNICY 1:50

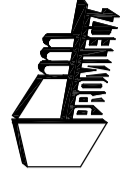

LEGENDA:

- nawiew
- wyciąg

	Przedsiębiorstwo projektowania i wykonawstwa PRZYMIERZENIE Sp. z o.o. 15-569 Ełka, ul. Dąbrowskiego 28 tel. +48 500 280 413 e-mail: promierz@promierz.com.pl Regon: 055441857 NIP: 542.15-41-167		
	OBIEKT:	Zespół Szkół w Suchowoli, ul. Augustowska z 16-150 Suchowola	
TEMA:	Budowa instalacji wentylacji mechanicznej na potrzeby kuchni z zapleczem oraz stołówki szkolnej		
INWESTOR:	Powiat Sokółski, 16-100 Sokółka, ul. Marsz. J. Piłsudskiego 8		
MAZWA RYS:	RZUT PIWNIC		
DATA:	STADIUM: Projekt Wykonawczy	SKALA: 1:50	NR RYS.: 2
inż. Robert Onopa	ZESPÓŁ AUTORSKI:		
	inż. inż. Tomasz Lukowski upr nr PDUJ/14/POOS/13		