



ZAZ SUCHOWOLA PRZEKROJE 1:50

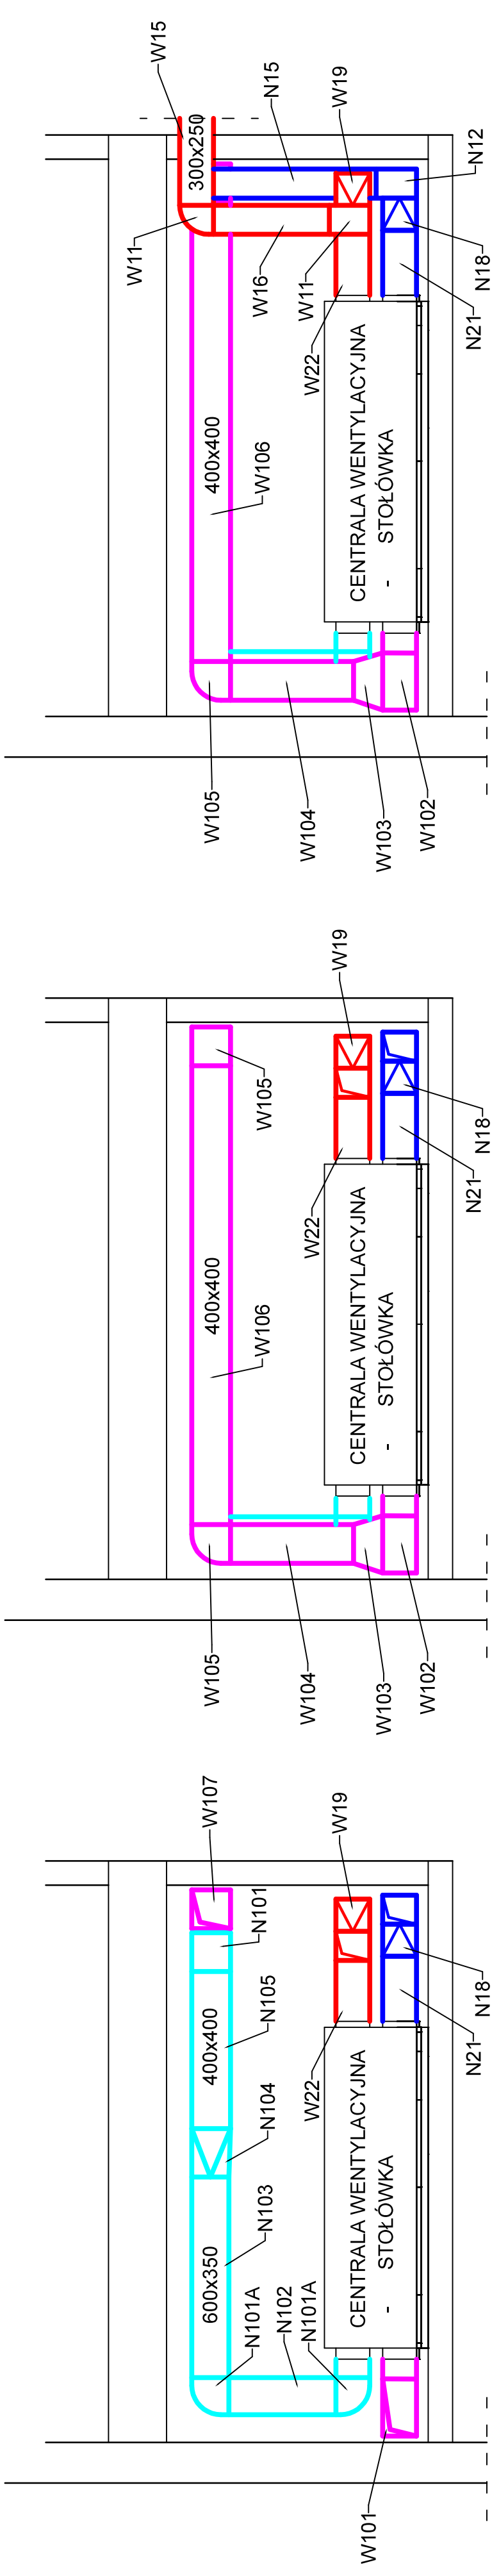

LEGENDA:

- nawiew
- wyciąg
- z czerpni
- do wyrzutni

	
Przedsiębiorstwo projektowania i wykonawstwa PROMIECZ SP. Z O.O. 15-950 Białystok, ul. Dąbrowskiego 28 tel. +48 800 280 413 e-mail: promiecz@promiecz.com.pl Regon 050441857, NIP 542.15.41.167	
OBIEKT:	Zespół Szkół w Suchowoli, ul. Augustowska 2, 16-150 Suchowola
TEMAT:	Budowa instalacji wentylacji mechanicznej na potrzeby kuchni z zapieczeniem oraz stołówki szkolnej
INWESTOR:	Powiat Sokółski, 16-100 Sokółka, ul. Marsz. J. Piłsudskiego 8
NAZWA RYSU:	PRZEKROJE
DATA:	STADIUM: Projekt Wykonawczy
19.08.2021	SKALA: 1:50
	NR RYS.: 4
ZESPÓŁ AUTORSKI:	
inż. Robert Orzopa	
mgr inż. Tomasz Lukowski upr.nr PDU.0141/POOS/13	